


APROVAÇÃO


		</					



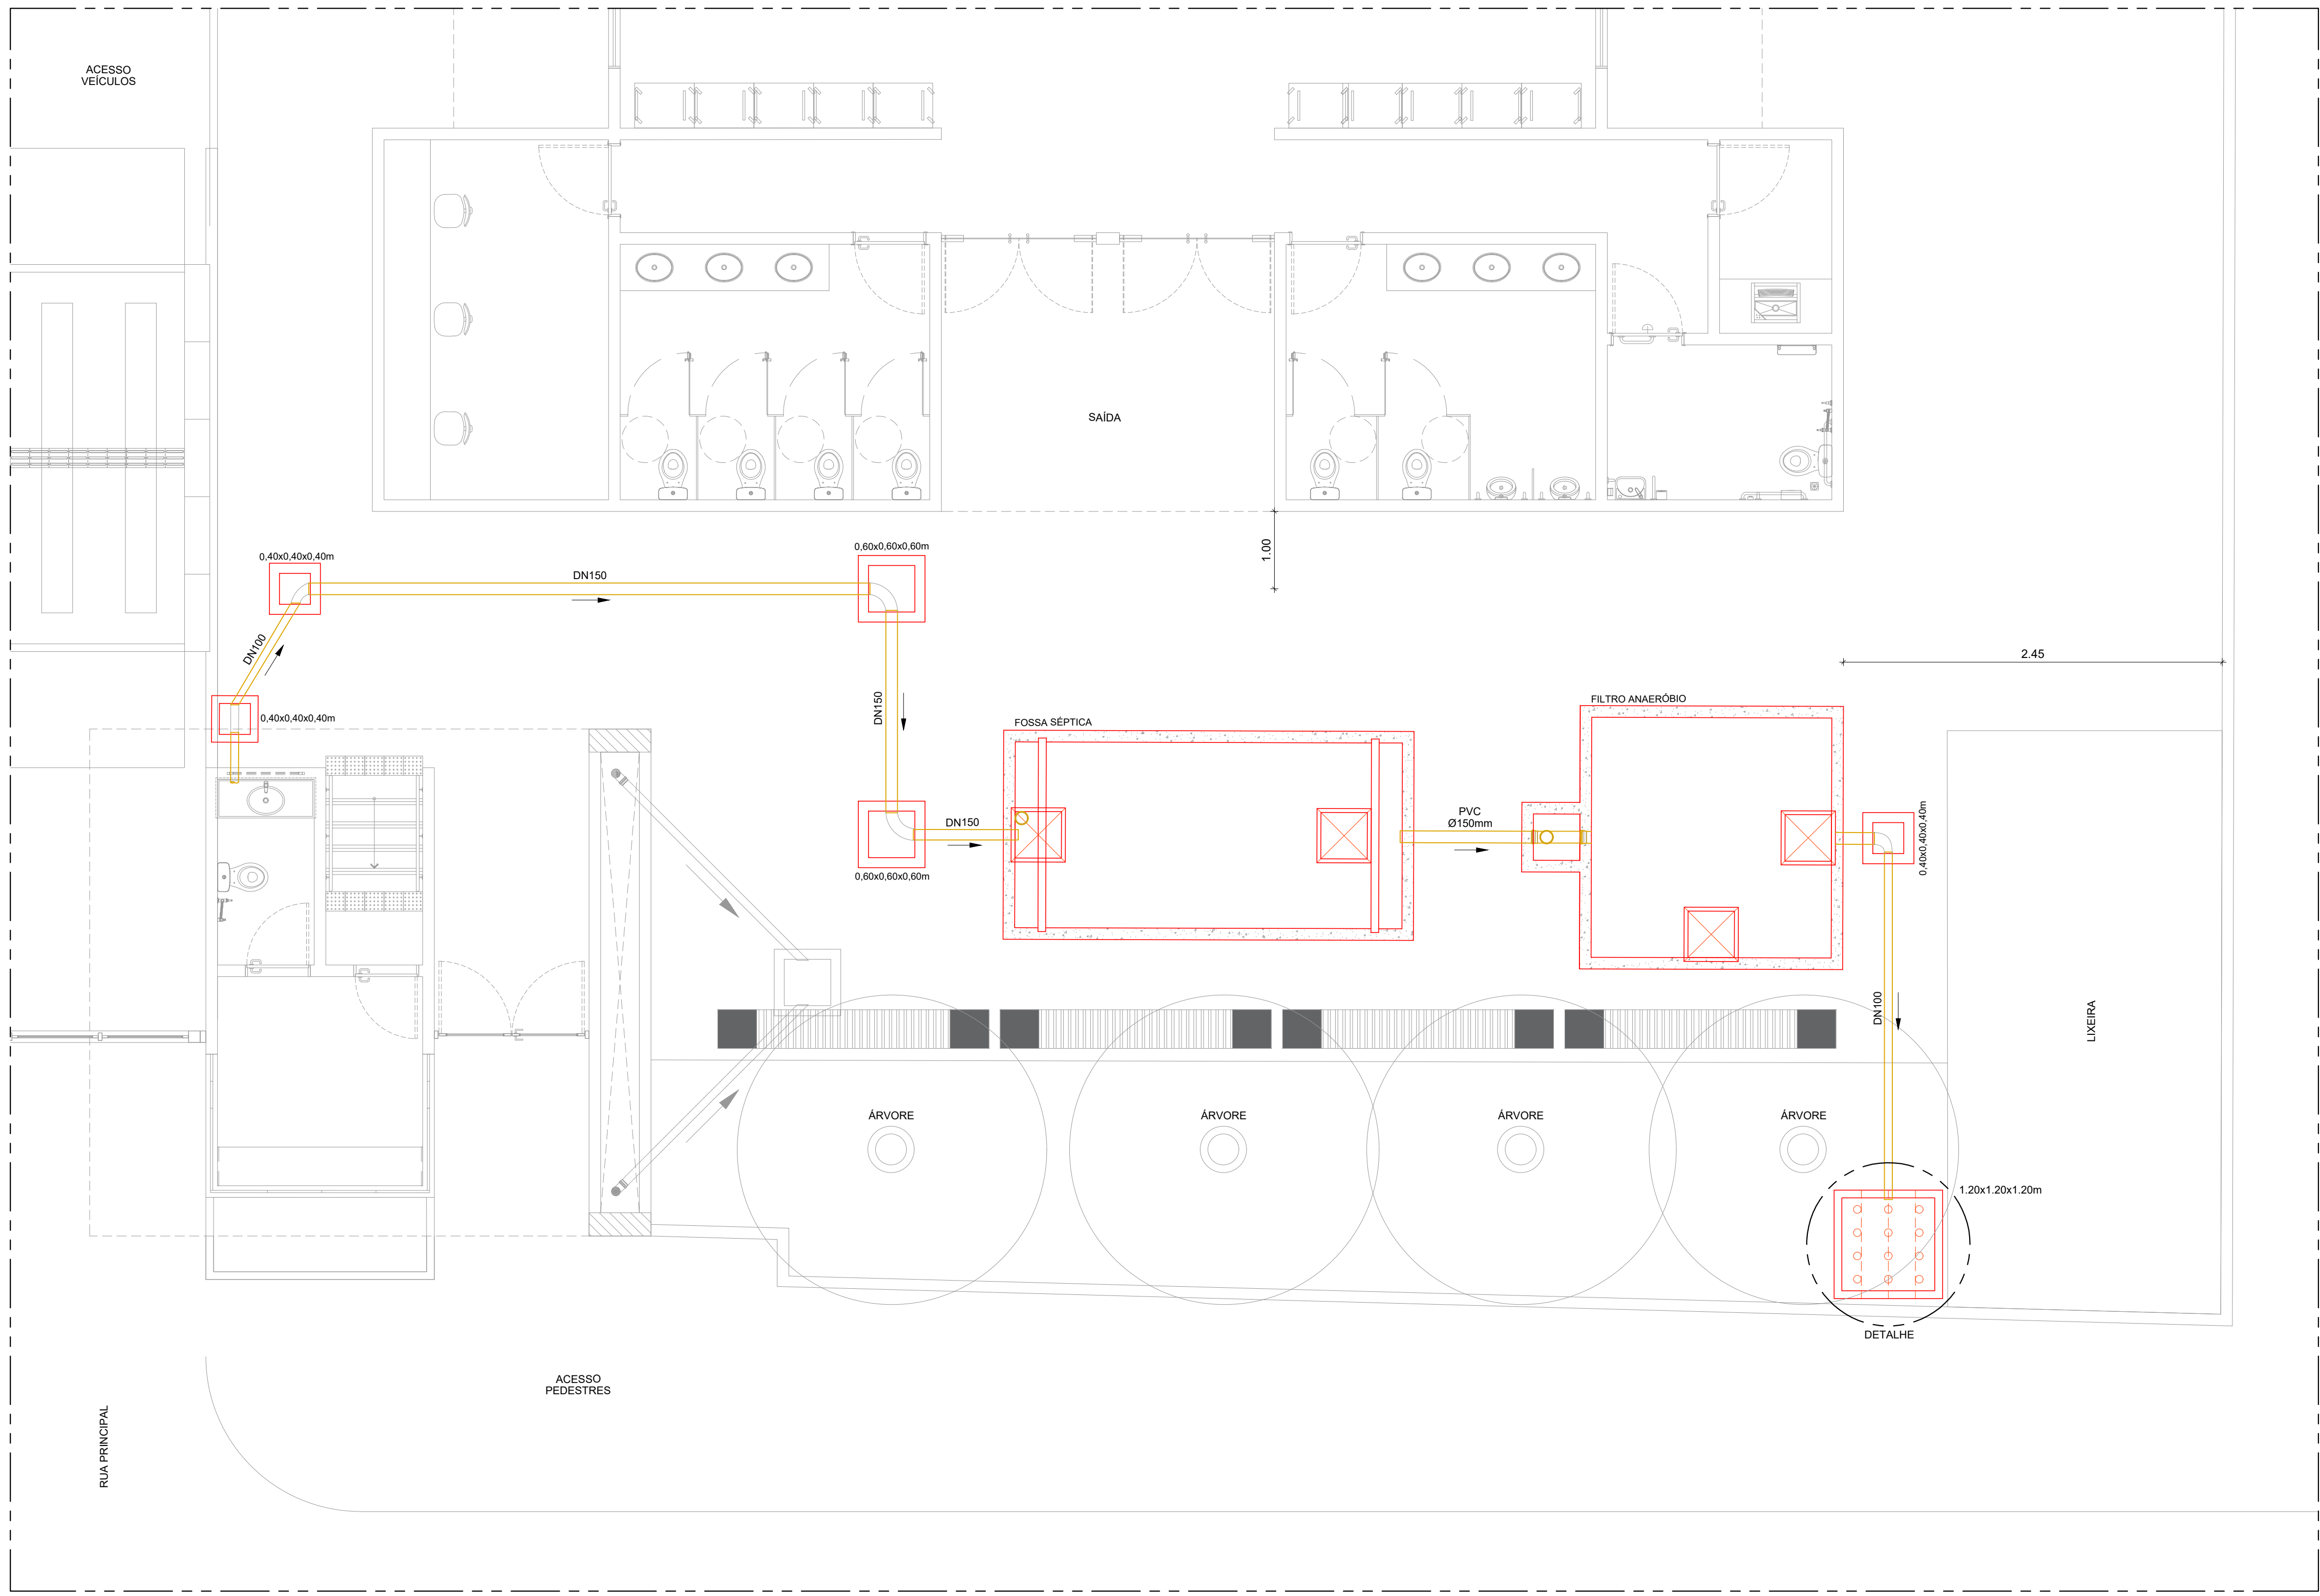


2 CAV - UNIDADE 2 - LOCAÇÃO FOSSA/FILTRO  
ESCALA: 1/50


CORES  
ESGOTO

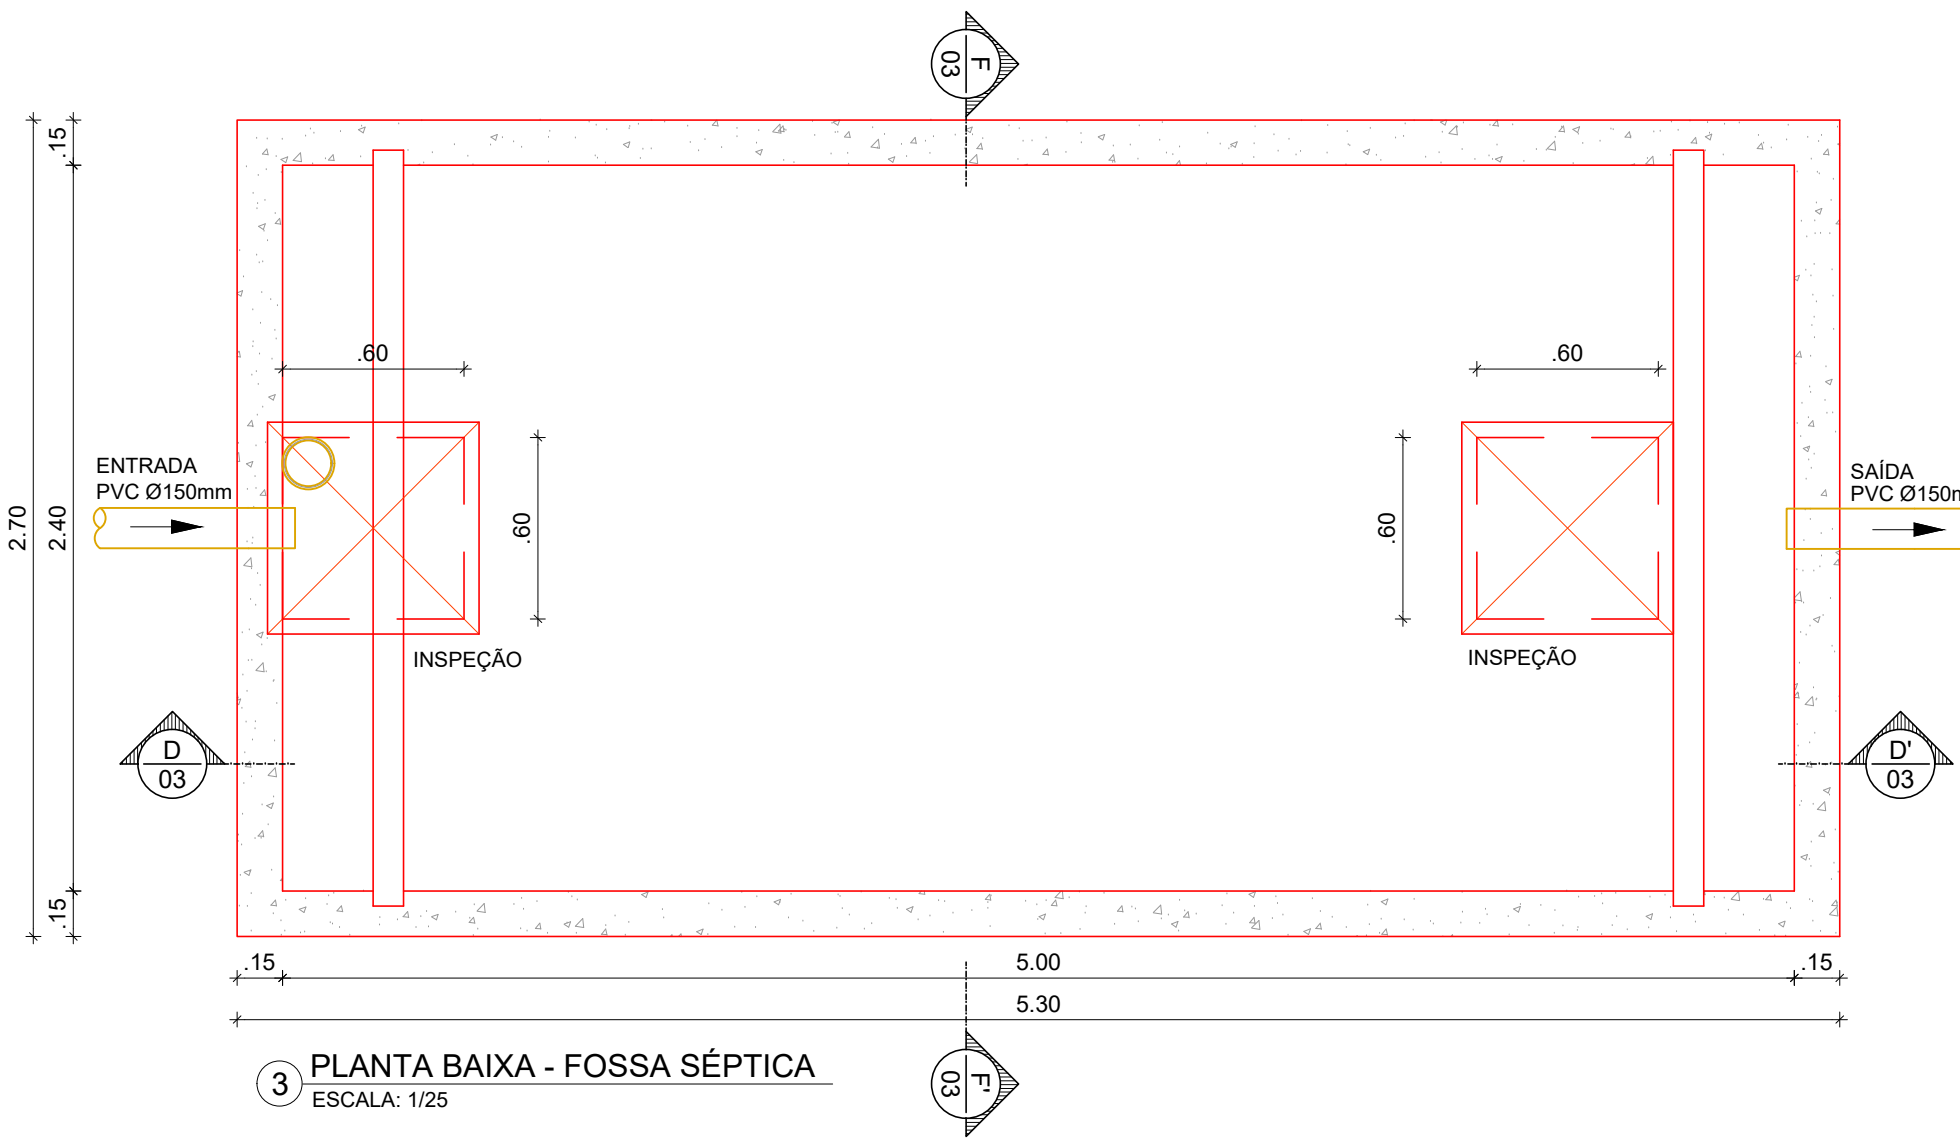


3 PLANTA BAIXA - FOSSA SÉPTICA  
ESCALA: 1/25

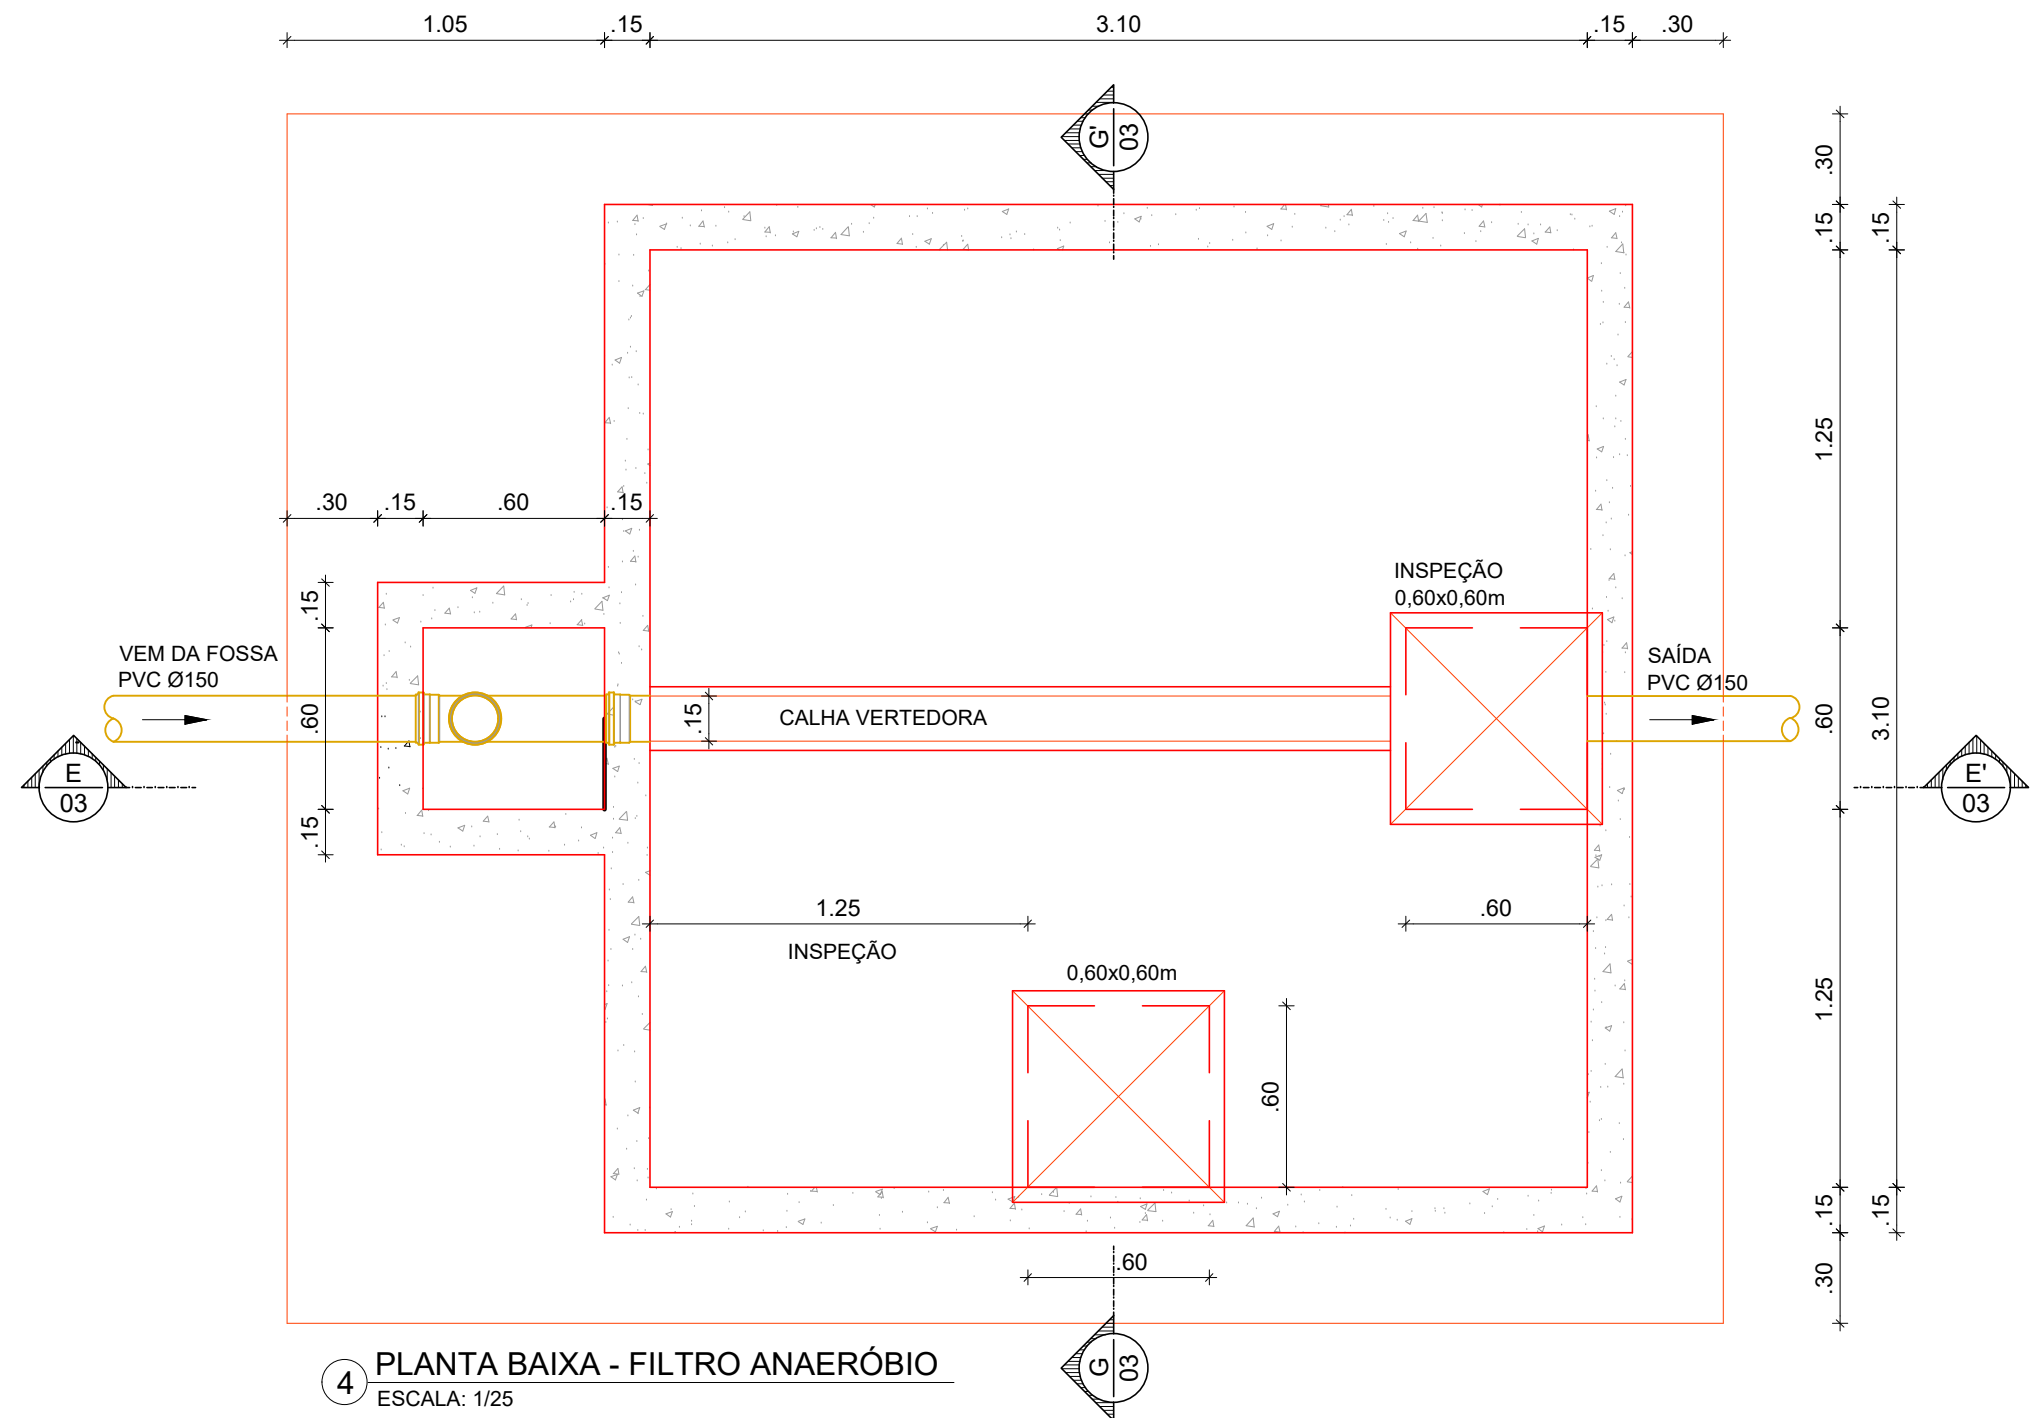


4 PLANTA BAIXA - FILTRO ANAERÓBIO  
ESCALA: 1/25

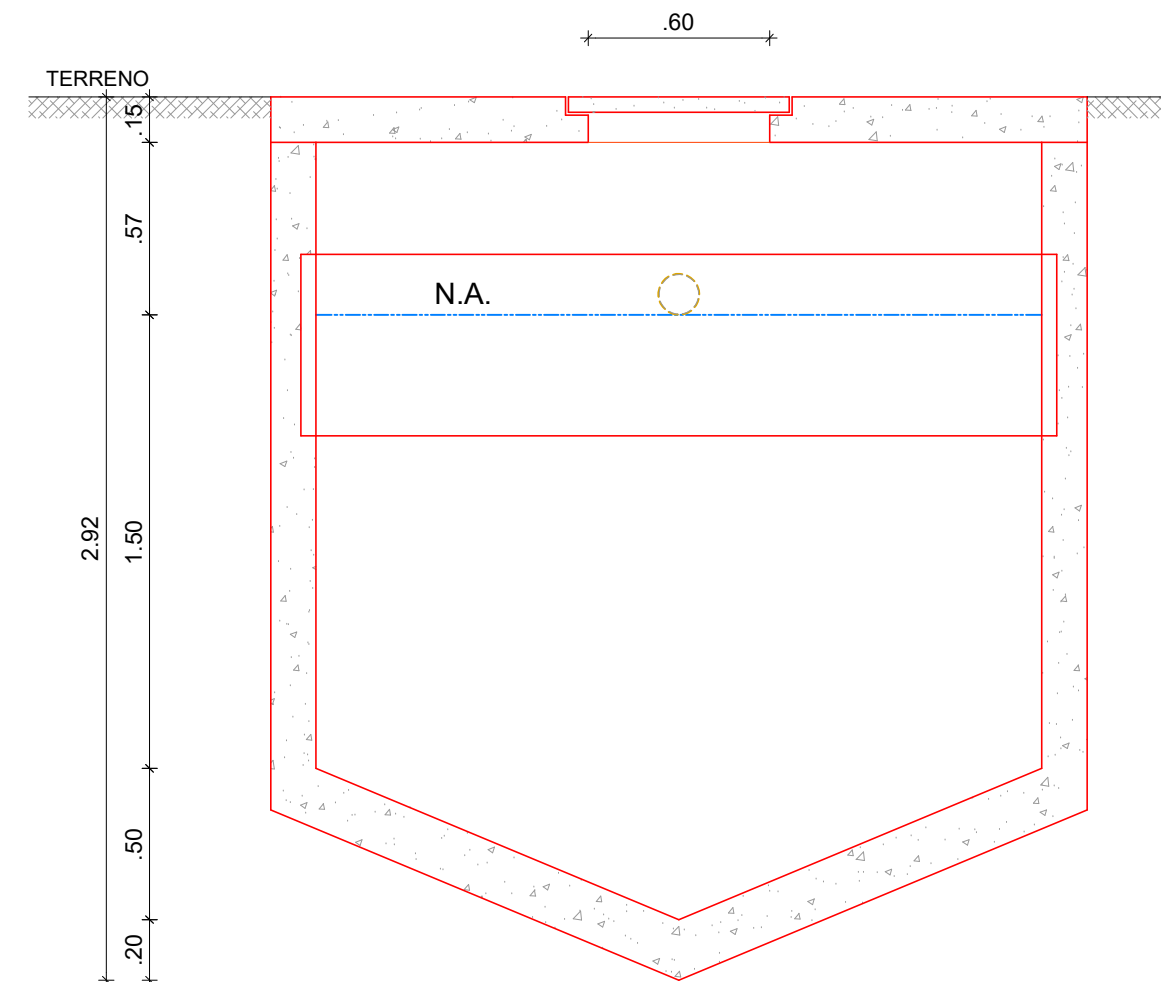


9 CORTE FF'  
ESCALA: 1/25

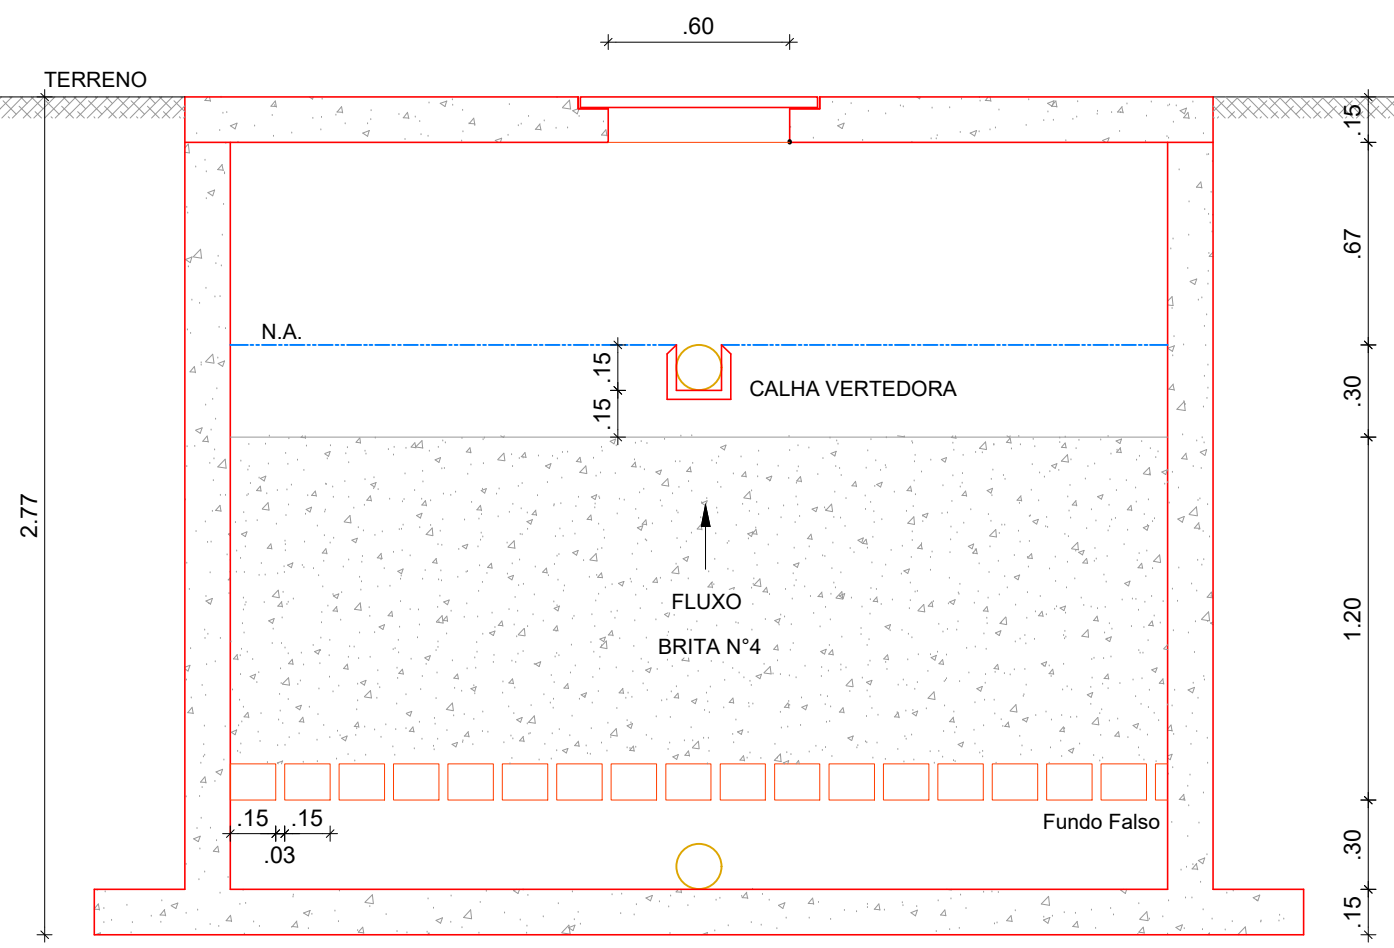


10 CORTE GG'  
ESCALA: 1/25

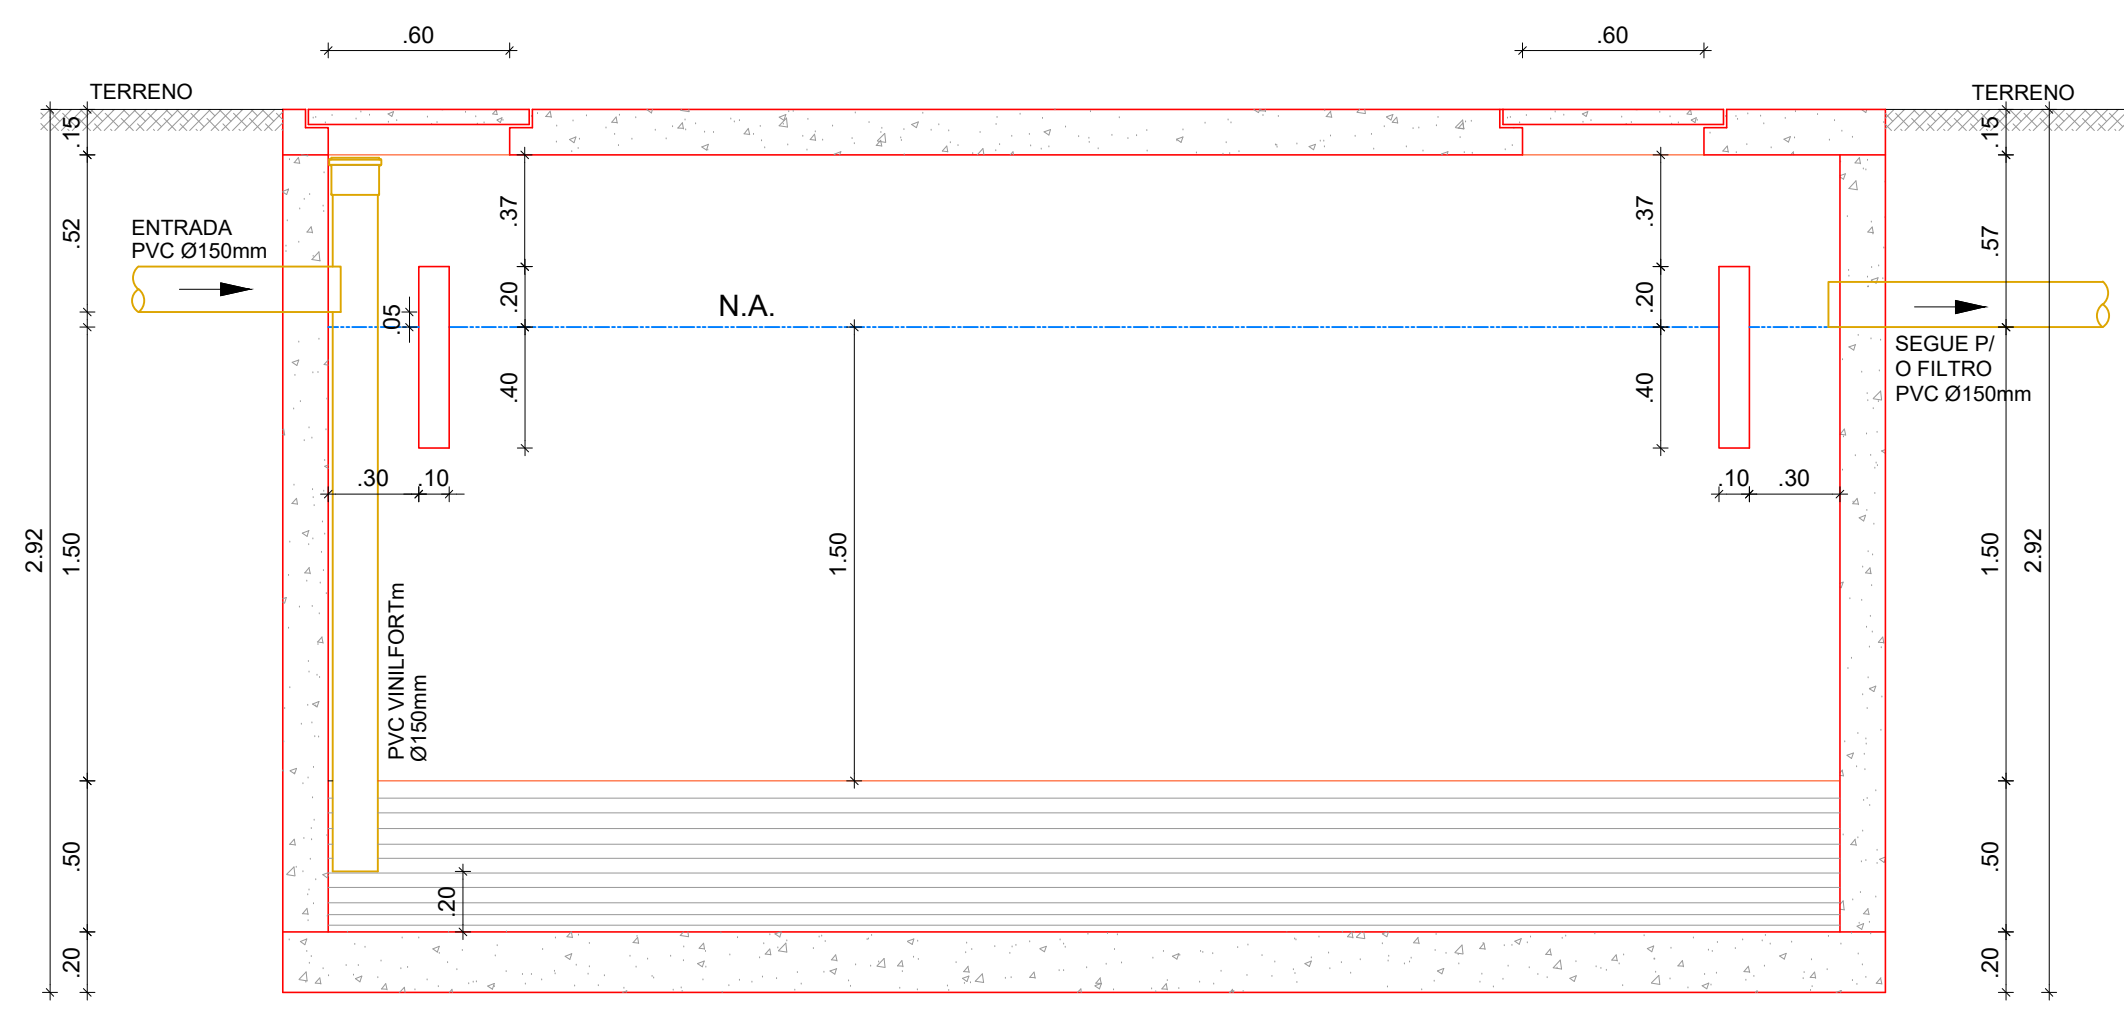


7 CORTE DD'  
ESCALA: 1/25

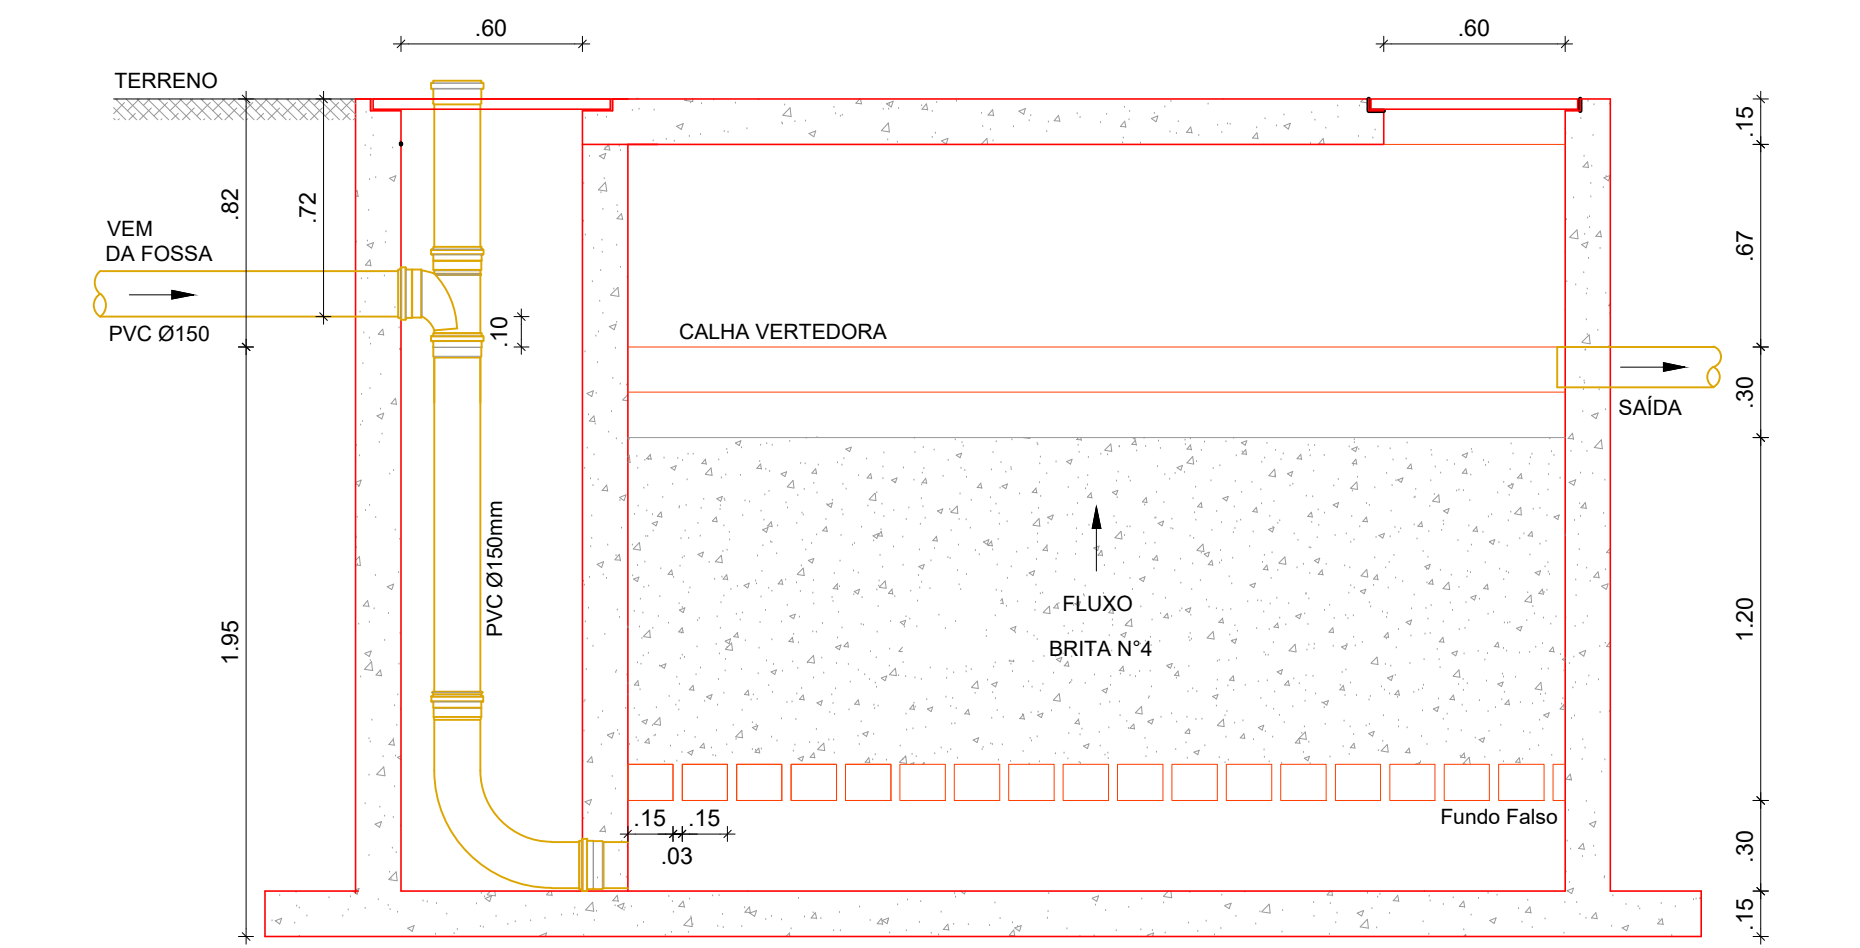


8 CORTE EE'  
ESCALA: 1/25

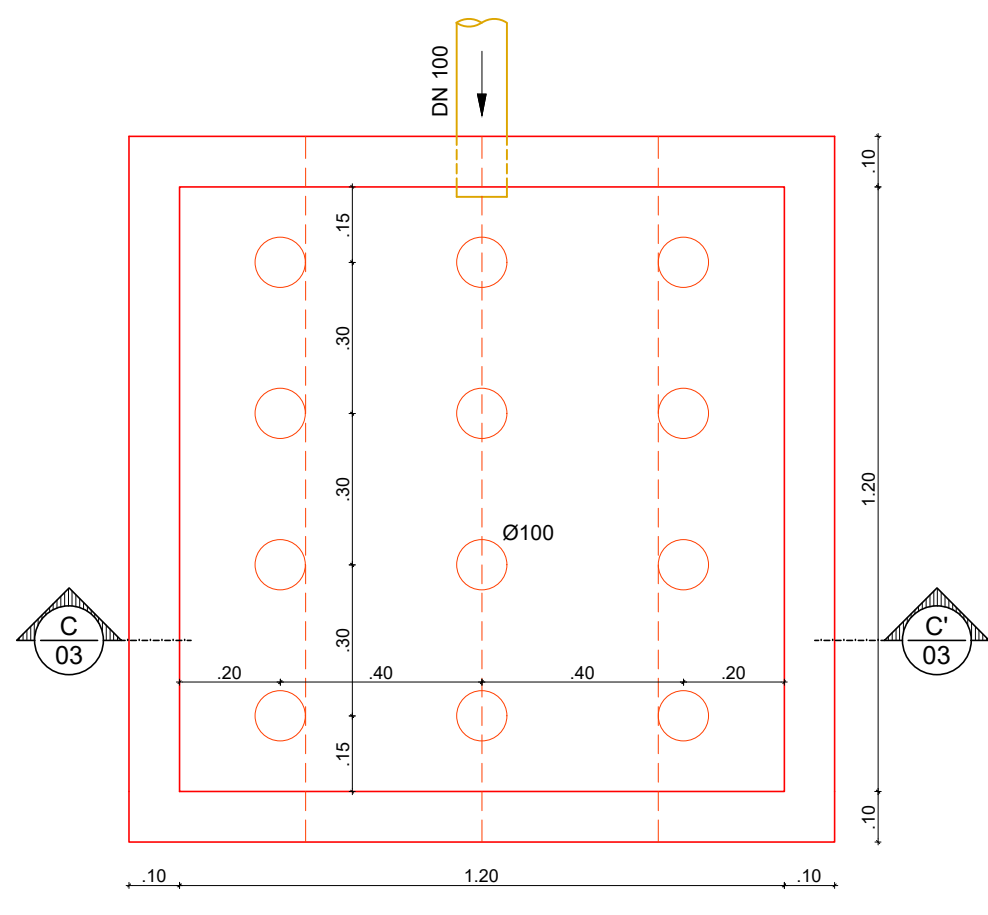

5 DETALHE  
ESCALA: 1/15

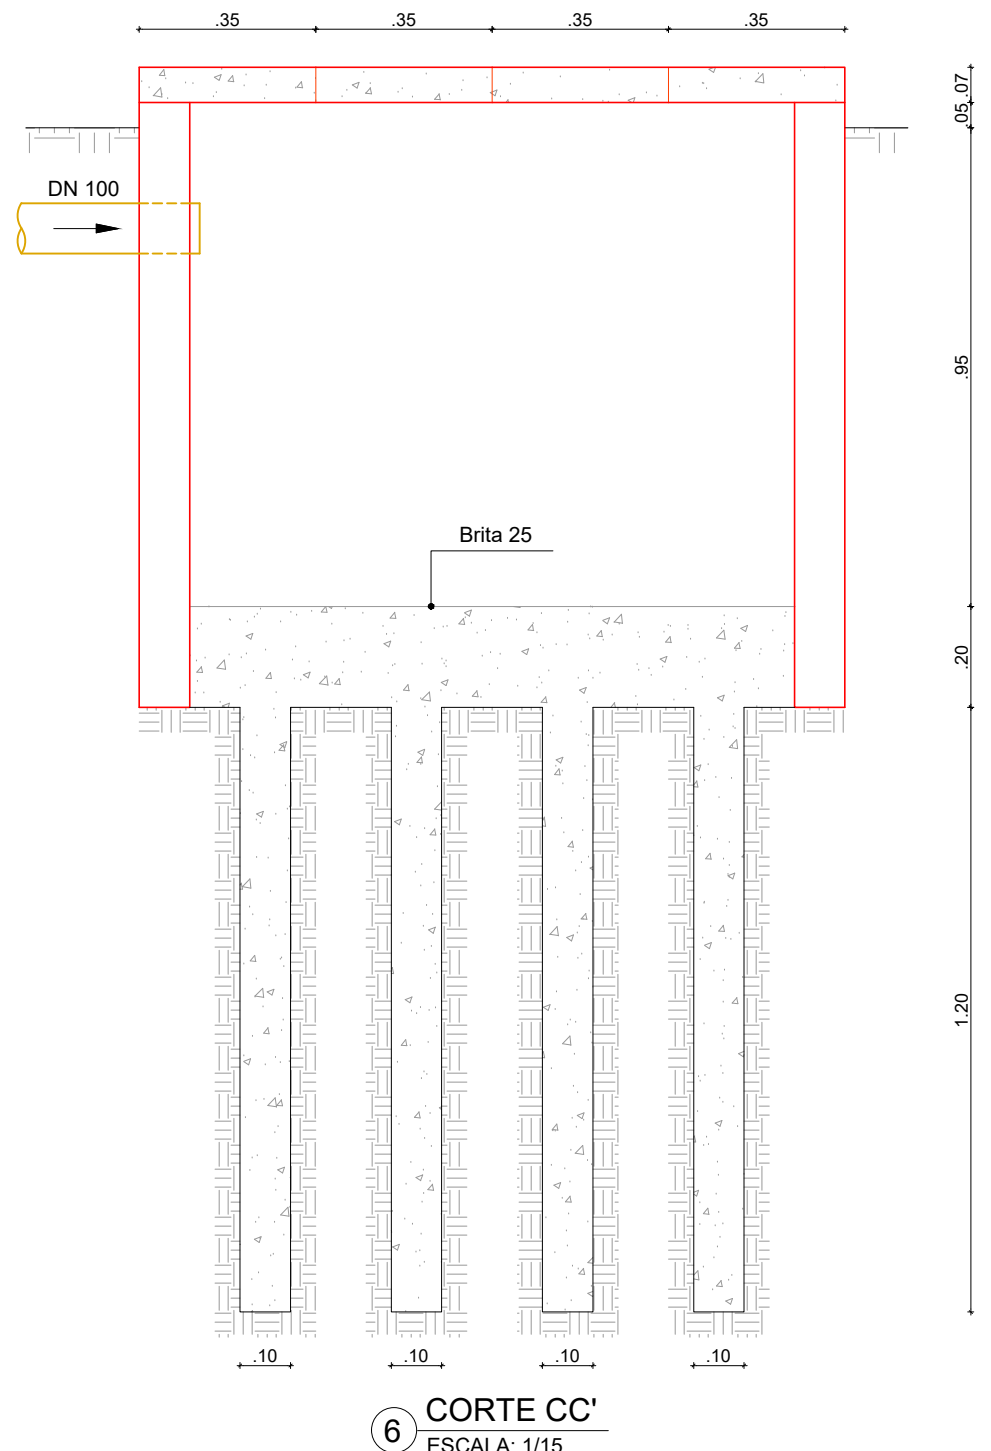

6 CORTE CC'  
ESCALA: 1/15

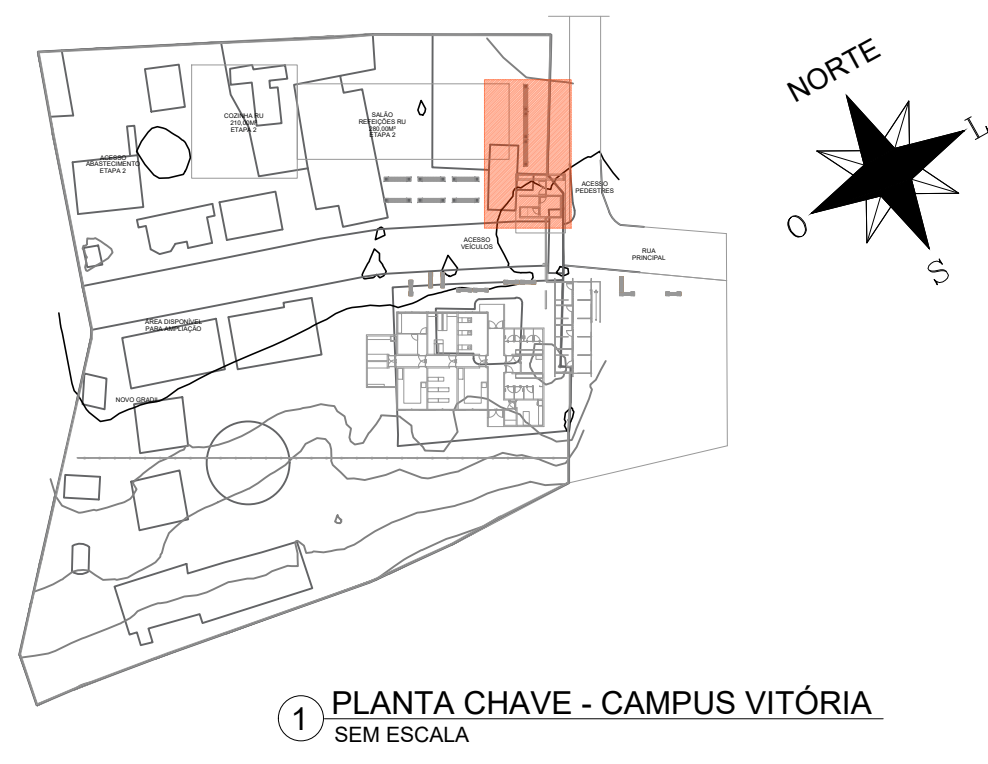

1 PLANTA CHAVE - CAMPUS VITÓRIA  
SEM ESCALA

APROVAÇÃO

REV.	DATA	OBSERVAÇÕES	DESENHO	REVISÃO	APPROVAÇÃO	AUTORIZAÇÃO
<p>UNIVERSIDADE FEDERAL DE PERNAMBUCO SUPERINTENDÊNCIA DE PROJETOS E OBRAS DIRETORIA DE PLANOS E PROJETOS</p> <p>PROJETO: CONSTRUÇÃO DA UNIDADE II - CENTRO ACADÊMICO DE VITÓRIA TÍTULO DO PROJETO: LOCAÇÃO FOSSA E FILTRO DATA DO PROJETO: 03/03</p>						<p>CENTRO ACADÊMICO DE VITÓRIA</p> <p>ÁREA DE PROJETO: HIDROSSANITÁRIA</p> <p>PROJETO EXECUTIVO</p> <p>PROJETO</p> <p>INDICADA</p> <p>MAIO/2023</p>
<p>PROJETO: CONSTRUÇÃO DA UNIDADE II - CENTRO ACADÊMICO DE VITÓRIA</p> <p>TÍTULO DO PROJETO: LOCAÇÃO FOSSA E FILTRO</p> <p>DATA DO PROJETO: 03/03</p>			<p>PROJETO: CONSTRUÇÃO DA UNIDADE II - CENTRO ACADÊMICO DE VITÓRIA</p> <p>TÍTULO DO PROJETO: LOCAÇÃO FOSSA E FILTRO</p> <p>DATA DO PROJETO: 03/03</p>			<p>PROJETO: CONSTRUÇÃO DA UNIDADE II - CENTRO ACADÊMICO DE VITÓRIA</p> <p>TÍTULO DO PROJETO: LOCAÇÃO FOSSA E FILTRO</p> <p>DATA DO PROJETO: 03/03</p>
<p>PROJETO: CONSTRUÇÃO DA UNIDADE II - CENTRO ACADÊMICO DE VITÓRIA</p> <p>TÍTULO DO PROJETO: LOCAÇÃO FOSSA E FILTRO</p> <p>DATA DO PROJETO: 03/03</p>			<p>PROJETO: CONSTRUÇÃO DA UNIDADE II - CENTRO ACADÊMICO DE VITÓRIA</p> <p>TÍTULO DO PROJETO: LOCAÇÃO FOSSA E FILTRO</p> <p>DATA DO PROJETO: 03/03</p>			<p>PROJETO: CONSTRUÇÃO DA UNIDADE II - CENTRO ACADÊMICO DE VITÓRIA</p> <p>TÍTULO DO PROJETO: LOCAÇÃO FOSSA E FILTRO</p> <p>DATA DO PROJETO: 03/03</p>



---

Emitido em 02/04/2025

**PROJETO Nº 130/2025 - DPP (11.02.04)**

**(Nº do Protocolo: NÃO PROTOCOLADO)**

*(Assinado digitalmente em 03/04/2025 07:41 )*

**EDILSON GOMES DE FRANCA**

*ENGENHEIRO-AREA*

*DE SPO (11.02.06)*

*Matrícula: ###592#3*

*(Assinado digitalmente em 03/04/2025 08:47 )*

**MARIA ISABEL PINTO DE OLIVEIRA**

*DIRETOR*

*DPP (11.02.04)*

*Matrícula: ###330#6*

Visualize o documento original em <http://sipac.ufpe.br/documentos/> informando seu número: **130**, ano: **2025**, tipo:  
**PROJETO**, data de emissão: **02/04/2025** e o código de verificação: **40a261ba7b**